


OBIEKT: GOLENIÓW Ul. Nowogardzka dz. 1 Obręb: Goleniów 4 Gmina: Goleniów Powiat: goleniowski Wojew.: zachodniopomorskie Odcinek: Gol 1 (2)	Zakład Usług Geodezyjnych "G E O M A P A" Stanisław Dutka ul. Marii Konopnickiej 10 B 72-100 Goleniów
SKALA 1:500	Wykonano na ploterze-skanowanie, kalibracja
Kierownik roboty  Stanisław Dutka upr. zaw. 4443/86	Wykonano w ramach roboty geodezyjnej KERG 1714/2007 zgłoszonej w:
Wzrost niniejszy sporządzono przy wykorzystaniu: mapy zasadniczej w skali 1:500 nr arkusza: 70-1.2.3.4 Na niniejszym wzmianki wykazano następujące projekty obiektów budowlanych, w tym uzbrojenia podziemnego terenu: brak "Punkty osnów geodezyjnych o numerach: brak podlegają ochronie - art. 15, art. 48 ust. 1 pkt. 3 Prawa geodezyjnego i kartograficznego (Dz. U. z 2005 r. Nr 240, poz. 2027 z późn. zmianami)."	
Informacje dodatkowe: 1. Zakres pomiaru - pełna treść wzmianki / oznaczenia 2. Mapa sporządzona zgodnie z obowiązującymi przepisami. 3. Redakcja znaków zgodna z instrukcją "K-1 Podstawowa mapa Kraju" 4. Mapa nadaje się do celów projektowych. 5. Stopień kartometryczności wzmianki jest zgodny z przepisami instrukcji technicznej "K-1 Podstawowa Mapa Kraju". 6. Wszystkie trwałe obiekty budowlane podlegają wytyczeniu przez jednostkę wykonawstwa geodezyjnego. 7. Nie wykazuje się istnienia w terenie uzbrojenia, które nie zostało odratowane w czasie inwentaryzacji geodezyjnej. 8. Uzgodnienia brzoźnowe - nie wykonywano 9. Przekazano w plikach AutoCad "dla" i "of"	
Uzbrojenie podziemne opracowano na podstawie: 1. danych brzoźnowych - z liter B 2. pośredniego ustalenia przebiegu aparatury elektromagnetycznej - z liter A 3. bezpośrednich pomiarów powykonawczych - bez liter i w związku z tym w części 1 i 2 nie gwarantuje się kompletności, a dokładność położenia uzbrojenia jest niższa od dokładności kartometrycznej mapy.	Wpisano do rejestru wzmianek w:
Aktualność wzmianki na dzień  14.12.2007 r.	
Goleniów, dnia 14.12.2007 r.	PREZES ZUG GEOMAPA Stanisław Dutka

ŁĄCZY ARKUSZ 1

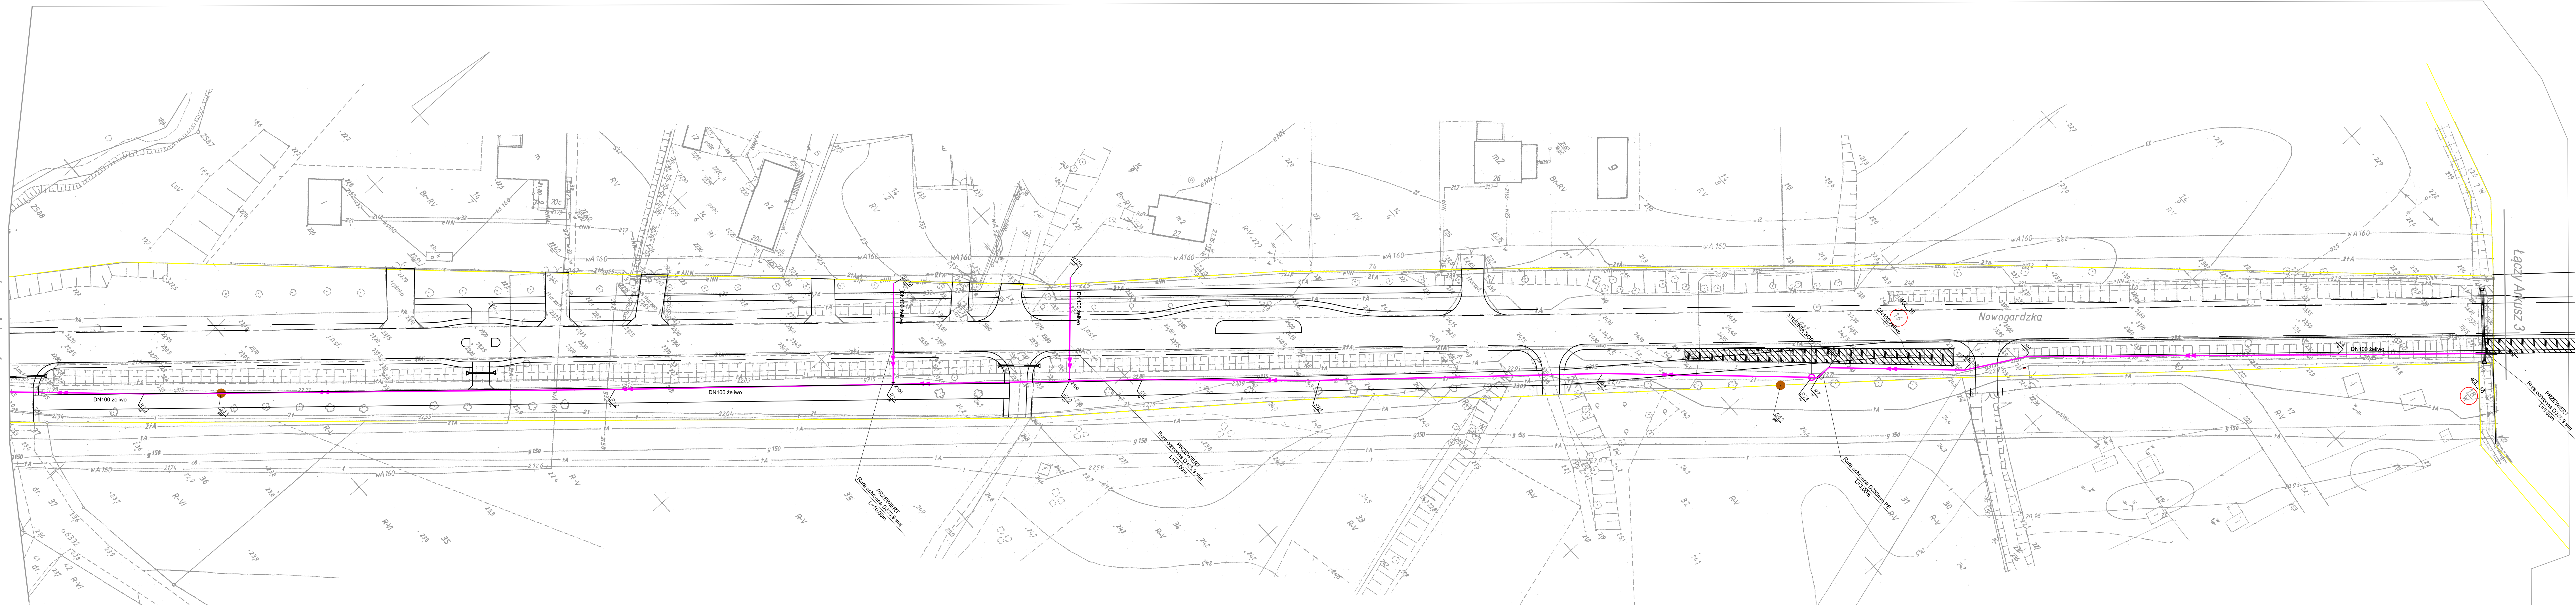

- OZNACZENIA
- PROJ. KANALY GRAWITACYJNE ŚCIEKÓW SANITARNYCH
  - PROJ. RUROCIĄGI TŁOCZNE ŚCIEKÓW SANITARNYCH
  - PROJ. KABELE ELEKTROENERGETYCZNE 0,4 kV
  - PROJ. PRZEPOMPOWNIE ŚCIEKÓW SANITARNYCH
  - PROJ. GRANICA OGRÓDZENIA PRZEPOMPOWNI ŚCIEKÓW
  - GRANICE DZIAŁEK

Jednostka projektowa:

**"INWOD"**  
Inżynieria Drogi i Infrastruktury  
70-781 Szczecin  
ul. Żołnierska 188  
tel./fax 91-466-38-22

branża instalacyjno-sprężeniowa

mgr inż. Paweł Zarębski  
upr. nr ZAP0962P00565

sprzedaż

mgr inż. Waldemar Łagiewa  
upr. nr 23250/89

Wykonano:

Goleniowski Wodociąg i Kanalizacja  
Sp. z o.o. w Goleniowie  
ul. Brygady Legionów 18a  
72-100 Goleniów

nazwa inwestycji:

Budowa sieci wod.-kan.  
w Aglomeracji Goleniów

nazwa zadania:

Budowa sieci kanalizacji sanitarnej  
w miejscowościach  
Żółta Błoc, Biały i Włocławo  
na terenie gminy Goleniów

zbiór:

ETAP 1:  
Budowa sieci kanalizacji sanitarnej  
w Żółtej Błoci  
z przesyłem ścieków do Goleniowa

stadium:

PROJEKT WYKONAWCZY

1. Projekt budowy sieci kanalizacji sanitarnej,  
przepompowni P1 i P2  
z rurociągami tłocznymi

tytuł rysunku:

Plan sytuacyjny - wysokościowy  
Arkusz 2

skala 1:500

SZCZECIN, IX 2015

nr: 2